


令和7年度京都御苑公衆トイレ電灯改修工事

図面リスト

図番	図名
E00	図面リスト
E01	電気設備工事特記仕様書
E02	配置図
E03	照明器具姿図
E04	中立売北トイレ 電灯設備平面図 (撤去・改修)
E05	乾トイレ 電灯設備平面図 (撤去・改修)
E06	堺町トイレ1 電灯設備平面図 (撤去・改修)
E07	堺町トイレ2 電灯設備平面図 (撤去・改修)
E08	主馬寮トイレ 電灯設備平面図 (撤去・改修)

工事名称	令和7年度京都御苑公衆トイレ電灯改修工事				公園名称	京都御苑
工事場所	京都御苑				設計者	アール・マネジメント株式会社
発注機関	京都御苑管理事務所				資格者氏名	田中孝明
審査	課長	補佐	専門官	担当者	登録番号	第51217号
					所在地	大阪府中央区備後 1丁目7-1ニシキ(備後町)19階

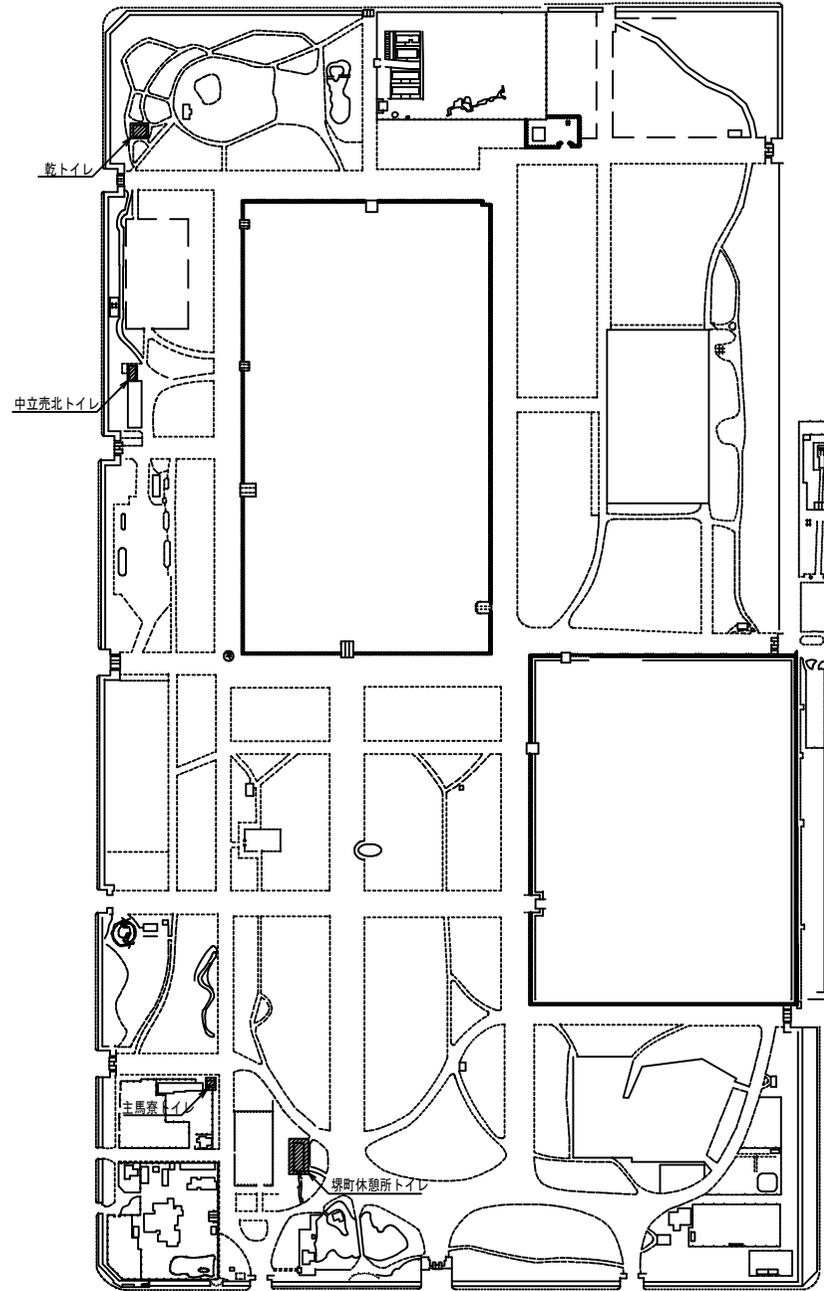

配置図

凡例



電灯改修工事の範囲を示す

工事名称	令和7年度京都御苑公衆トイレ電灯改修工事		
工事場所	京都御苑	図面名称	配置図
発注機関	京都御苑管理事務所	縮尺	N:S
公園名称	京都御苑	図面番号	E02
検査者	名称	7-ルイ-マジック株式会社	
	資格者氏名	田中孝明	
	登録番号	第51217号	
	所在地	大阪市中央区備後町 丁目7-10-21(備後町)19階	



男子便所(撤去)			
フタカトライト FDL18	7		
ダケライト FDL13	8		
↓			
男子便所(改修)			
A10.7	7		
B15.9	8		


男子便所手洗い(撤去)			
フタカトライト FDL18	4		
ダケライト FDL13	2		
↓			
男子便所手洗い(改修)			
A10.7	4		
B15.9	2		

男子肢体不自由者用便所(撤去)			
ダケライト FDL13	2		
↓			
男子肢体不自由者用便所(改修)			
B15.9	2		


女子便所(撤去)			
フタカトライト FDL18	7		
ダケライト FDL13	8		
↓			
女子便所(改修)			
A10.7	7		
B15.9	8		

女子便所手洗い(撤去)			
フタカトライト FDL18	4		
ダケライト FDL13	2		
↓			
女子便所手洗い(改修)			
A10.7	4		
B15.9	2		

女子肢体不自由者用便所(撤去)			
ダケライト FDL13	2		
↓			
女子肢体不自由者用便所(改修)			
B15.9	2		

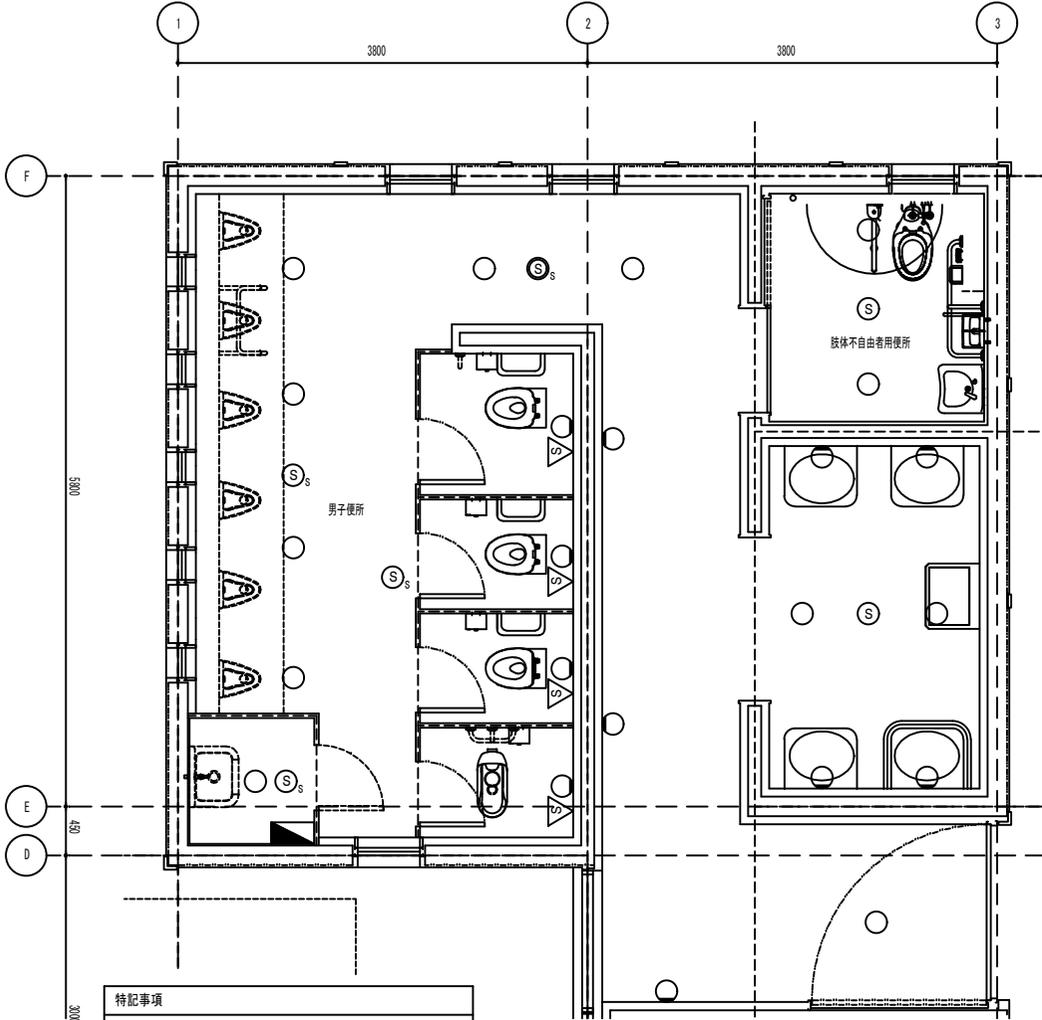




中立売北トイレ 男子便所 1:50

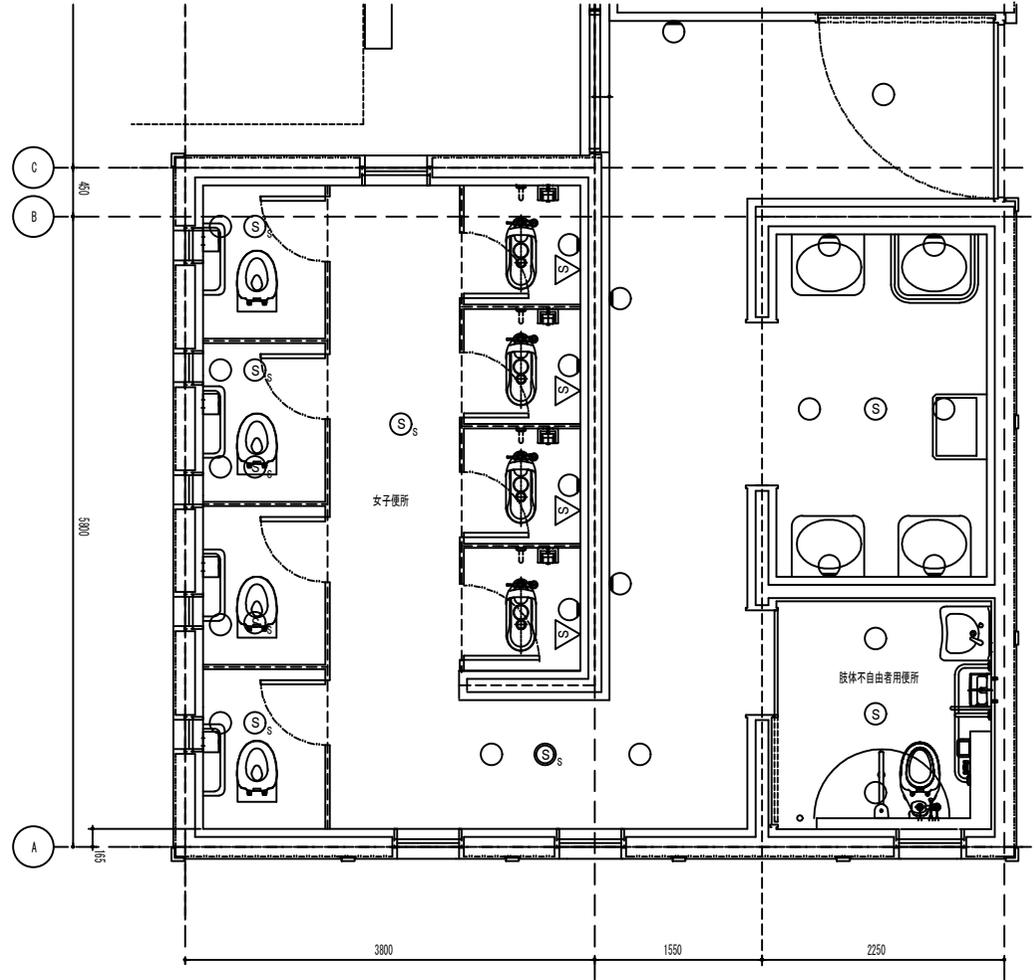

中立売北トイレ 女子便所 1:50

特記事項			
1. 照明器具は全て更新とする。			
2. 配線及び分電盤は既設利用とする。			
3. 図示の照明器具は照明器具姿図参照のこと。			
4. 改修後は絶縁抵抗測定試験を行うこと。			
5. 傾斜天井用レシーフは露出取付けカバーを取付けること。			
6. (S) 埋込型レシーフ	(S) 埋込型レシーフ		
(S) 傾斜天井用レシーフ	(S) 傾斜天井用レシーフ		
(S) 壁付型レシーフ	(S) 壁付型レシーフ		

工事名称 令和7年度京都御苑公衆トイレ電灯改修工事			
工事場所 京都御苑	図面名称 中立売北トイレ電灯設備平面図(撤去・改修)		
発注機関 京都御苑事務所	縮尺 1:50		
公園名称 京都御苑	図面番号 E04		
検査	名称	アール・エフ・マネジメント株式会社	
	資格者氏名	田中孝明	
	登録番号	第51217号	
	所在地	大阪府中央区備後町1丁目7-10(元備後町)49階	

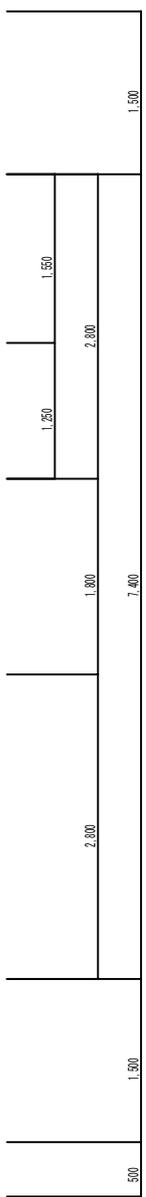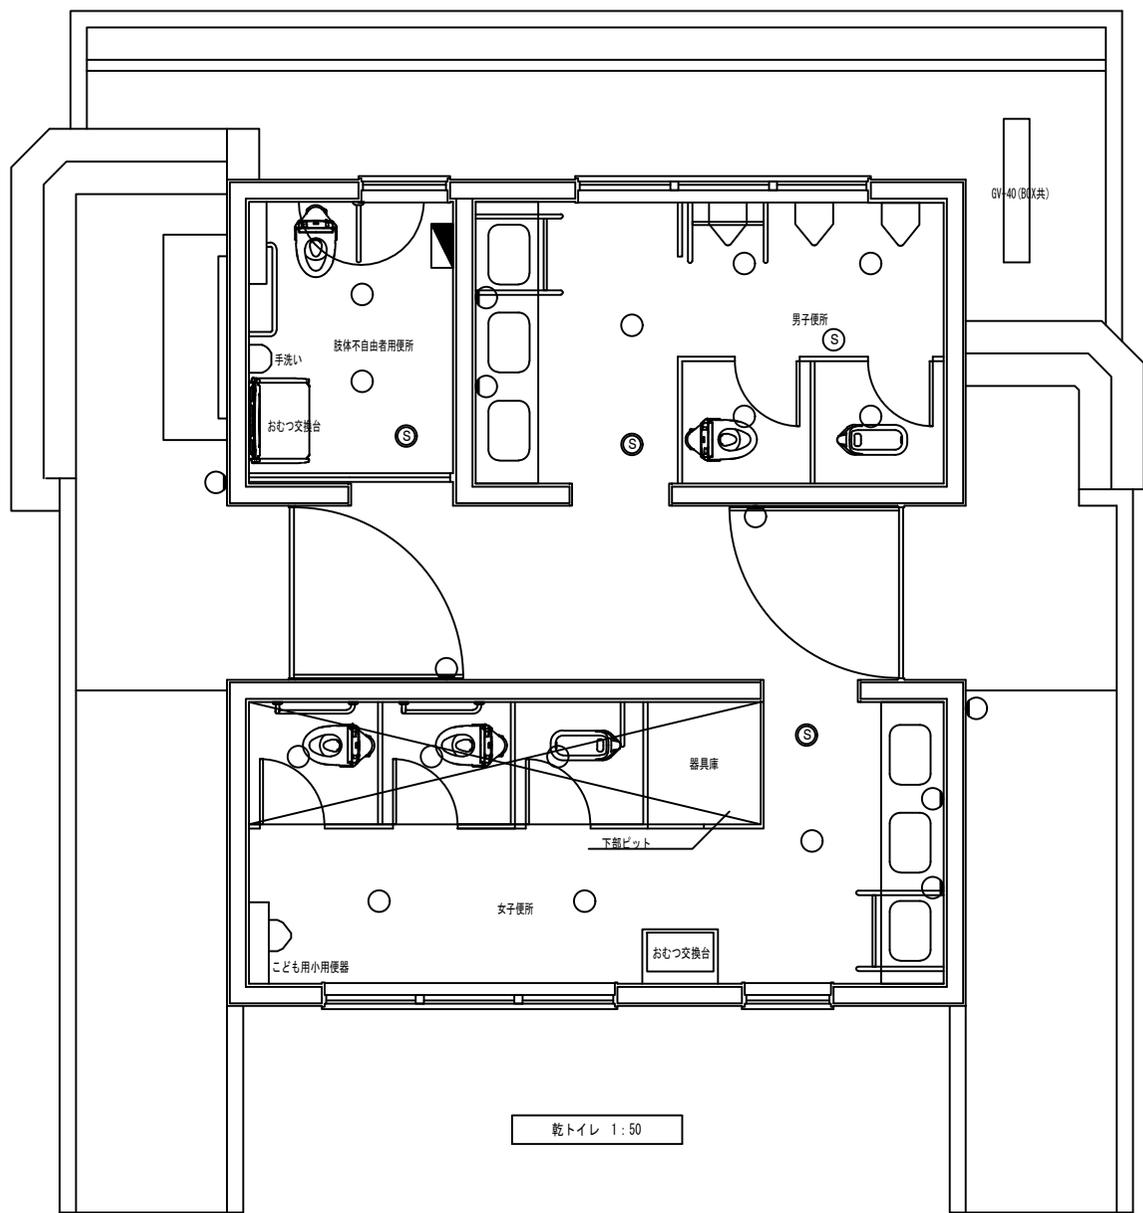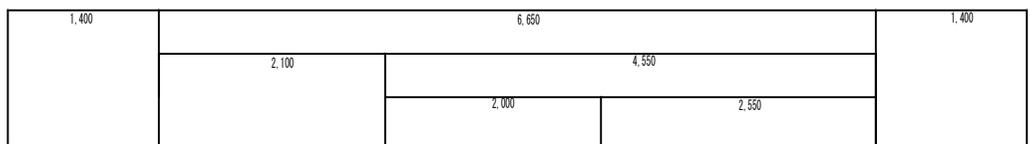

男子便所 (撤去)		
フラットライト FDL18	2	
カウンタート FDL13	5	



男子便所 (改修)		
A10.7	2	
B15.9	5	

肢体不自由者用便所 (撤去)		
カウンタート FDL13	2	



肢体不自由者用便所 (改修)		
B15.9	2	

通路、外壁 (撤去)		
フラットライト FDL18	4	



通路、外壁 (改修)		
A10.7	4	


女子便所 (撤去)		
フラットライト FDL18	2	
カウンタート FDL13	6	



女子便所 (改修)		
A10.7	2	
B15.9	6	

乾トイレ 1:50

工事名称	令和7年度京都御苑公衆トイレ電灯改修工事		
工事場所	京都御苑	図面名称	乾トイレ電灯設備平面図 (撤去・改修)
発注機関	京都御苑管理事務所	縮尺	1:50
公園名称	京都御苑	図面番号	E05
検査	名称	アール・マジック株式会社	
	資格者氏名	田中孝明	
	登録番号	第51217号	
	所在地	大阪府中央区備後町1丁目7-10 備後町ビル 89階	

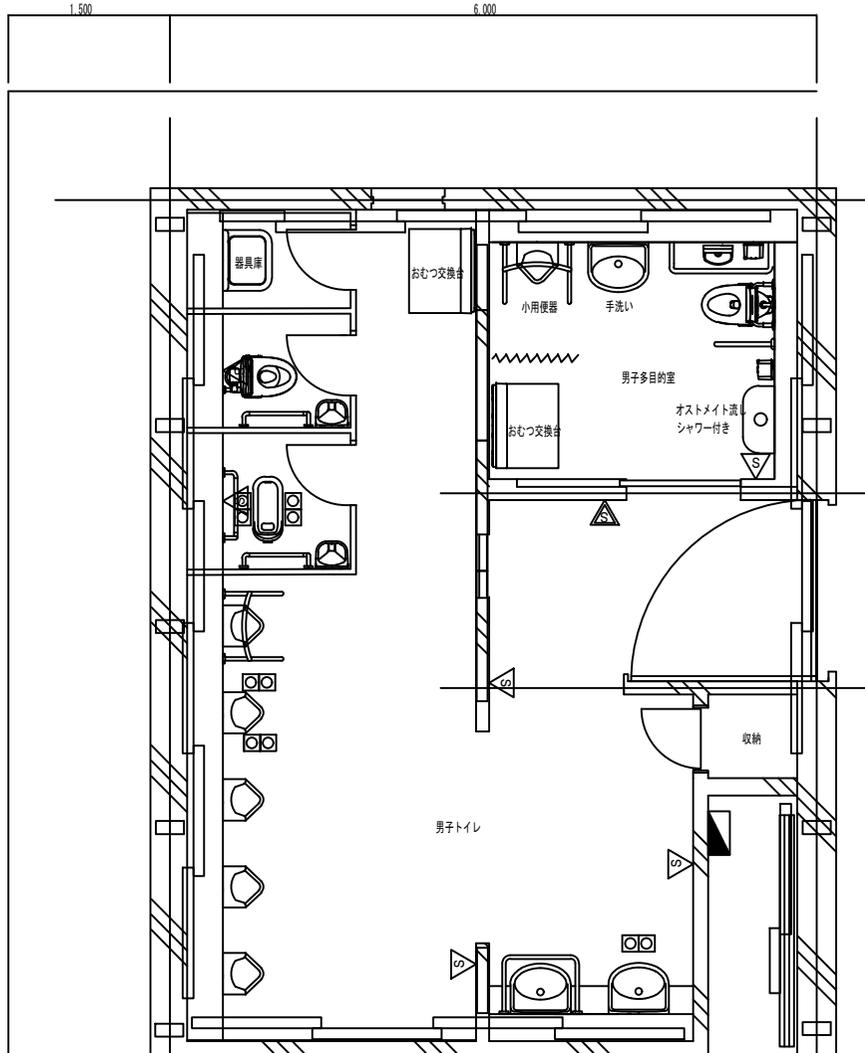

堺町トイレ 男子トイレ 1:50

男子トイレ(撤去)	
HF16×1	2
HF32×1	19
HF32×2	3
FL20×2	2




男子トイレ(改修)	
C36	22
D36	4

休憩コーナー(撤去)	
HF32×2	4




休憩コーナー(改修)	
C36	4

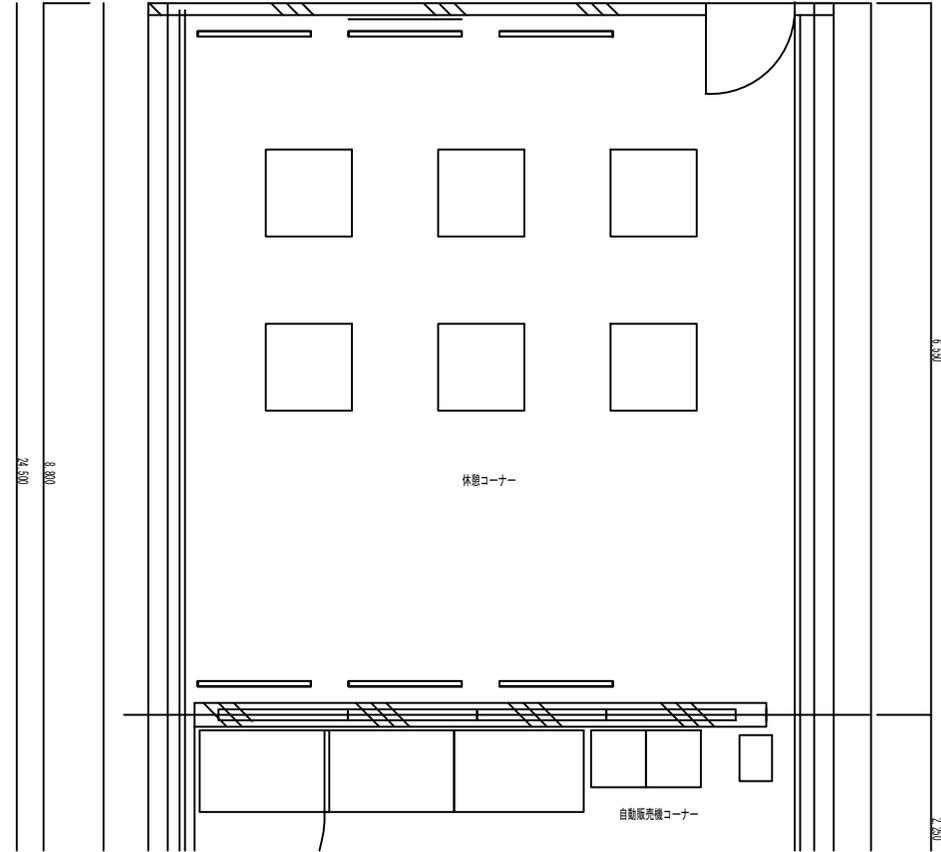

堺町トイレ 休憩コーナー 1:50

工事名称	令和7年度京都御苑公衆トイレ電灯改修工事		
工事場所	京都御苑	図面名称	堺町トイレ 電灯設備平面図 (撤去・改修)
発注機関	京都御苑管理事務所	縮尺	1:50
公園名称	京都御苑	図面番号	E08
検査	名称	7-ME-エレクトロニクス株式会社	
	資格者氏名	田中孝明	
	登録番号	第51217号	
	所在地	大阪府中央区備後町1丁目7-10 7-10ビル 備後町ビル 19階	

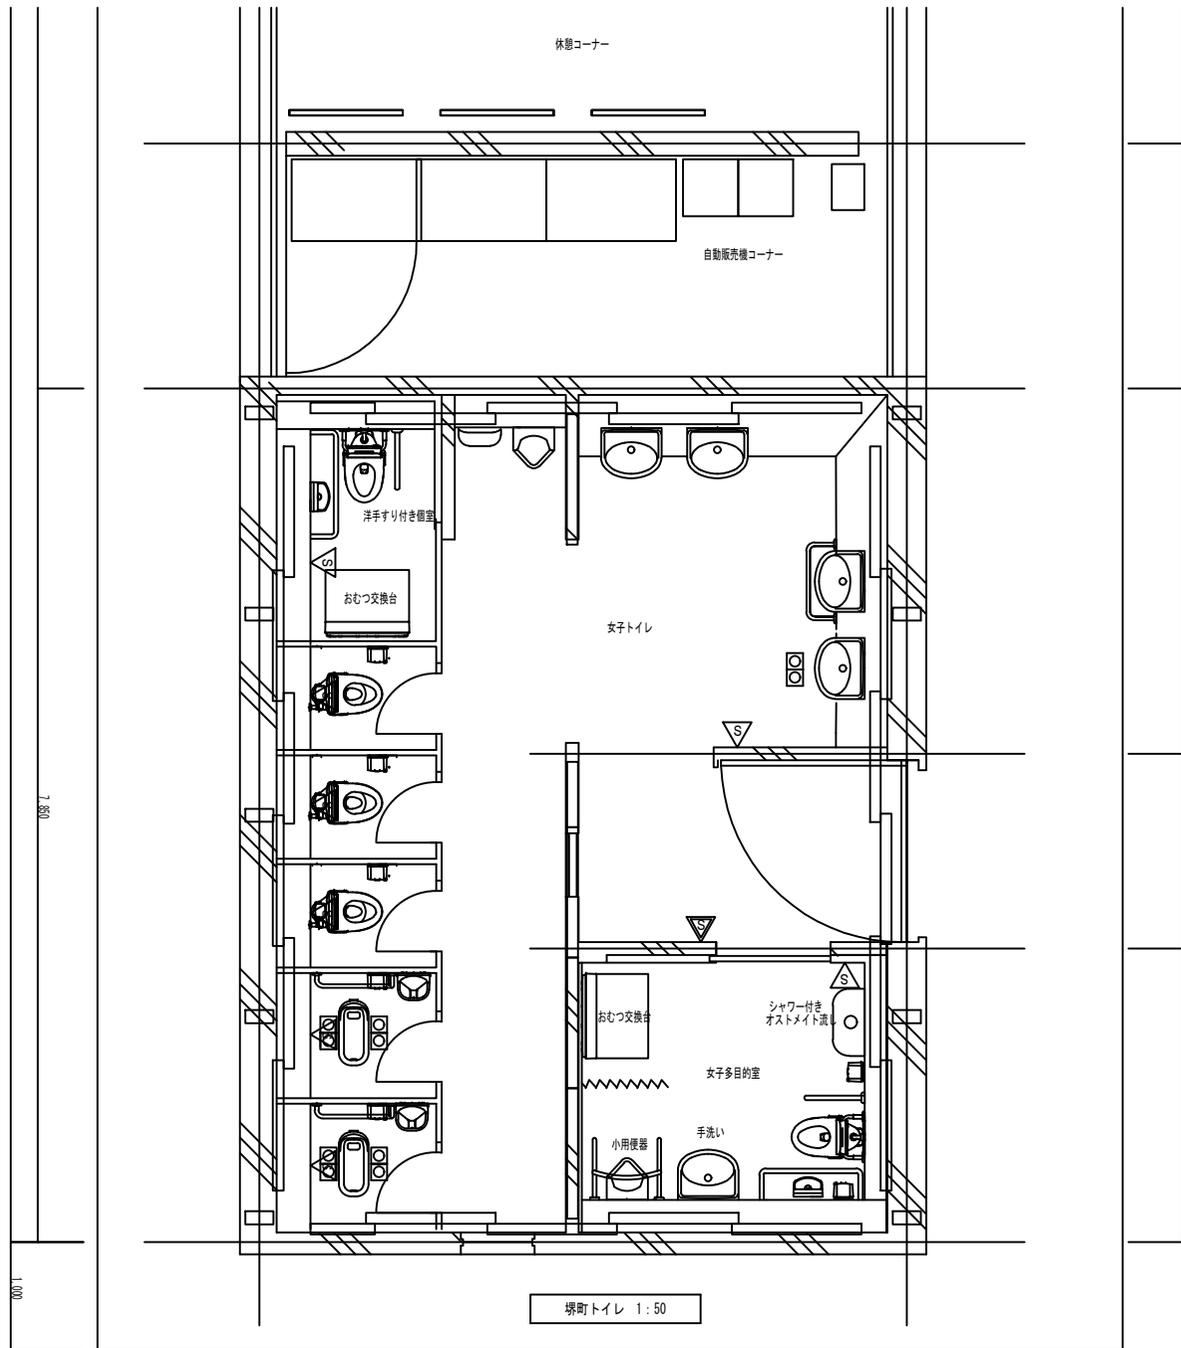


女子トイレ(撤去)	
Hf16×1	2
Hf32×1	20
Hf32×2	4



女子トイレ(改修)	
C36	24
D36	3

工事名称	令和7年度京都御苑公衆トイレ電灯改修工事		
工事場所	京都御苑	図面名称	堺町トイレ 電灯設備平面図 (撤去・改修)
発注機関	京都御苑管理事務所	縮尺	1:50
公園名称	京都御苑	図面番号	E07
検査	名称	7-44-7271 株式会社	
	資格者氏名	田中孝明	
	登録番号	第51217号	
	所在地	大阪府中央区備後町1丁目7-10 2F 備後町ビル9階	

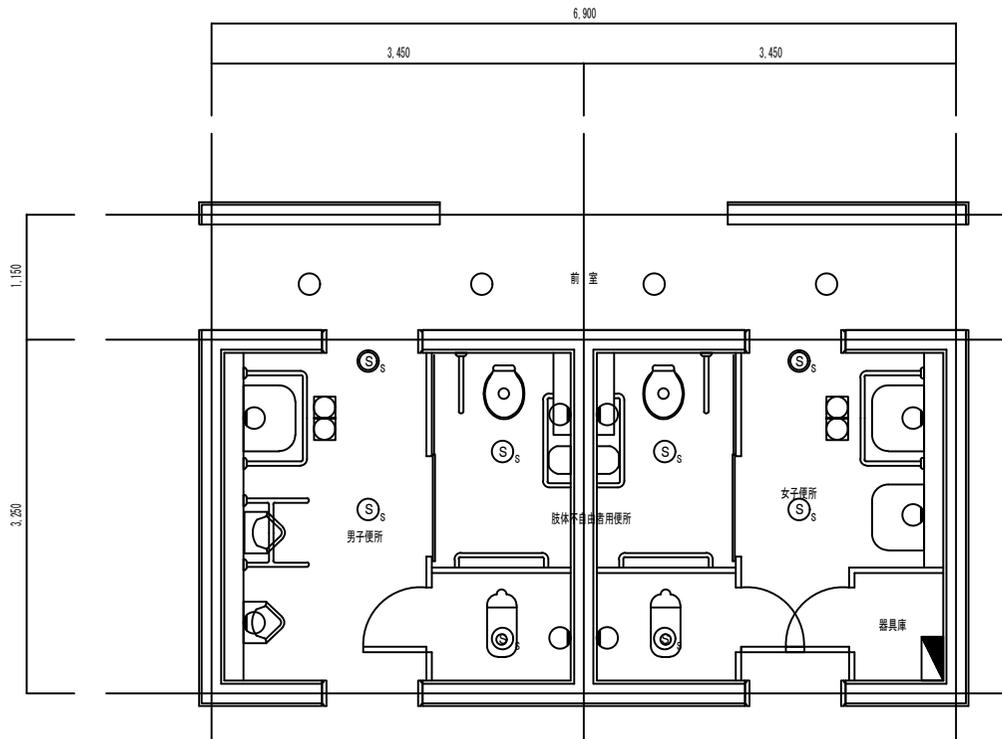

男子便所(撤去)		⇒	男子便所(改修)	
フラット FDL18	4		A10.7	4

前室(撤去)		⇒	前室(改修)	
タカライト FDL13	4		B15.9	4

女子便所(撤去)		⇒	女子便所(改修)	
フラット FDL18	4		A10.7	4

※トイレのセンサーは取付けの際、センサーが垂直になるように土台を設置すること。

主馬寮トイレ 1:50

工事名称	令和7年度京都御苑公衆トイレ電灯改修工事		
工事場所	京都御苑	図面名称	主馬寮トイレ電灯設備平面図(撤去・改修)
発注機関	京都御苑管理事務所	縮尺	1:50
公園名称	京都御苑	図面番号	E08
検査	名称	7-MI-MAN/NT株式会社	
	資格者氏名	田中孝明	
	登録番号	第51217号	
	所在地	大阪府中央区備後町1丁目7-10(元備後町19階)	