


平面図(3) 縮尺=1:500  
(M0棟~大木戸門系統)

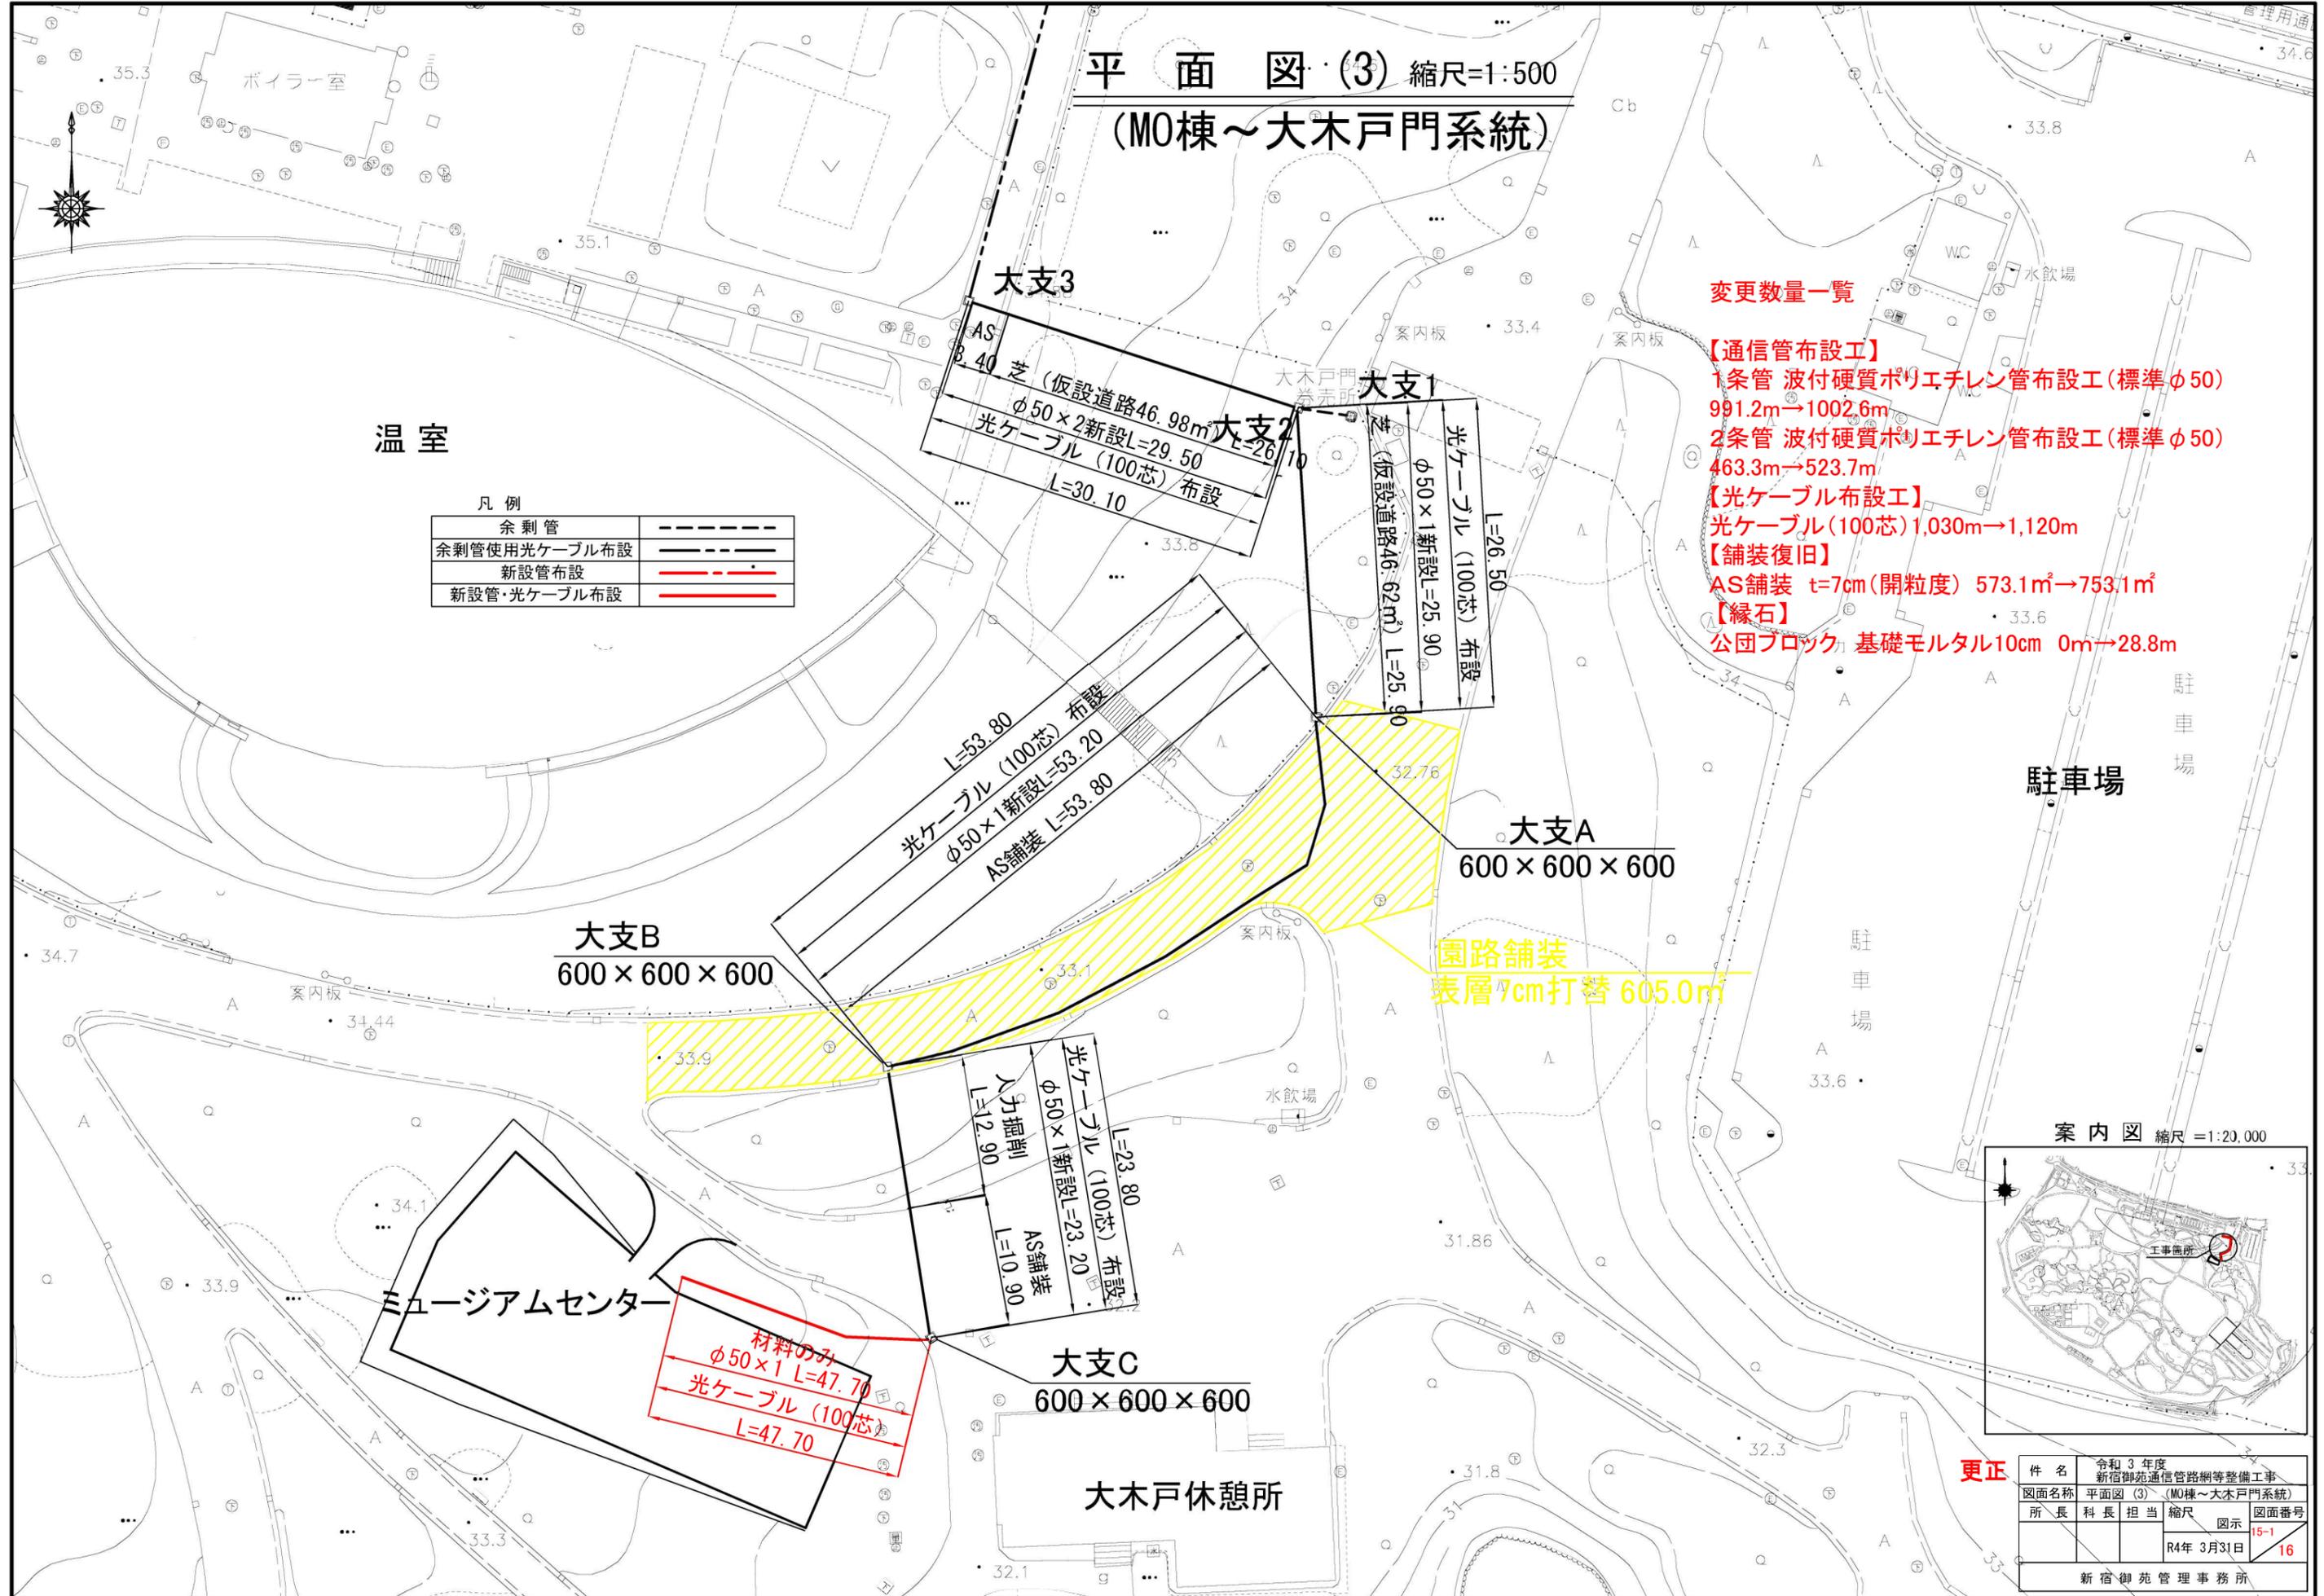

温室

凡例

余剰管	---
余剰管使用光ケーブル布設	---
新設管布設	---
新設管・光ケーブル布設	---

変更数量一覧

- 【通信管布設工】
- 1条管 波付硬質ポリエチレン管布設工(標準φ50) 991.2m→1002.6m
- 2条管 波付硬質ポリエチレン管布設工(標準φ50) 463.3m→523.7m
- 【光ケーブル布設工】
- 光ケーブル(100芯) 1,030m→1,120m
- 【舗装復旧】
- AS舗装 t=7cm(開粒度) 573.1㎡→753.1㎡
- 【縁石】
- 公団ブロック 基礎モルタル10cm 0m→28.8m

大支B  
600×600×600

大支A  
600×600×600

大支C  
600×600×600

ミュージアムセンター

大木戸休憩所

駐車場

材料のみ  
φ50×1 L=47.70  
光ケーブル(100芯)  
L=47.70

園路舗装  
表層7cm打替 605.0㎡

案内図 縮尺=1:20,000



更正

件名	令和3年度 新宿御苑通信管網等整備工事			
図面名称	平面図(3) (M0棟~大木戸門系統)			
所長	科長	担当	縮尺	図示
			R4年 3月31日	15-1
				16
新宿御苑管理事務所				