

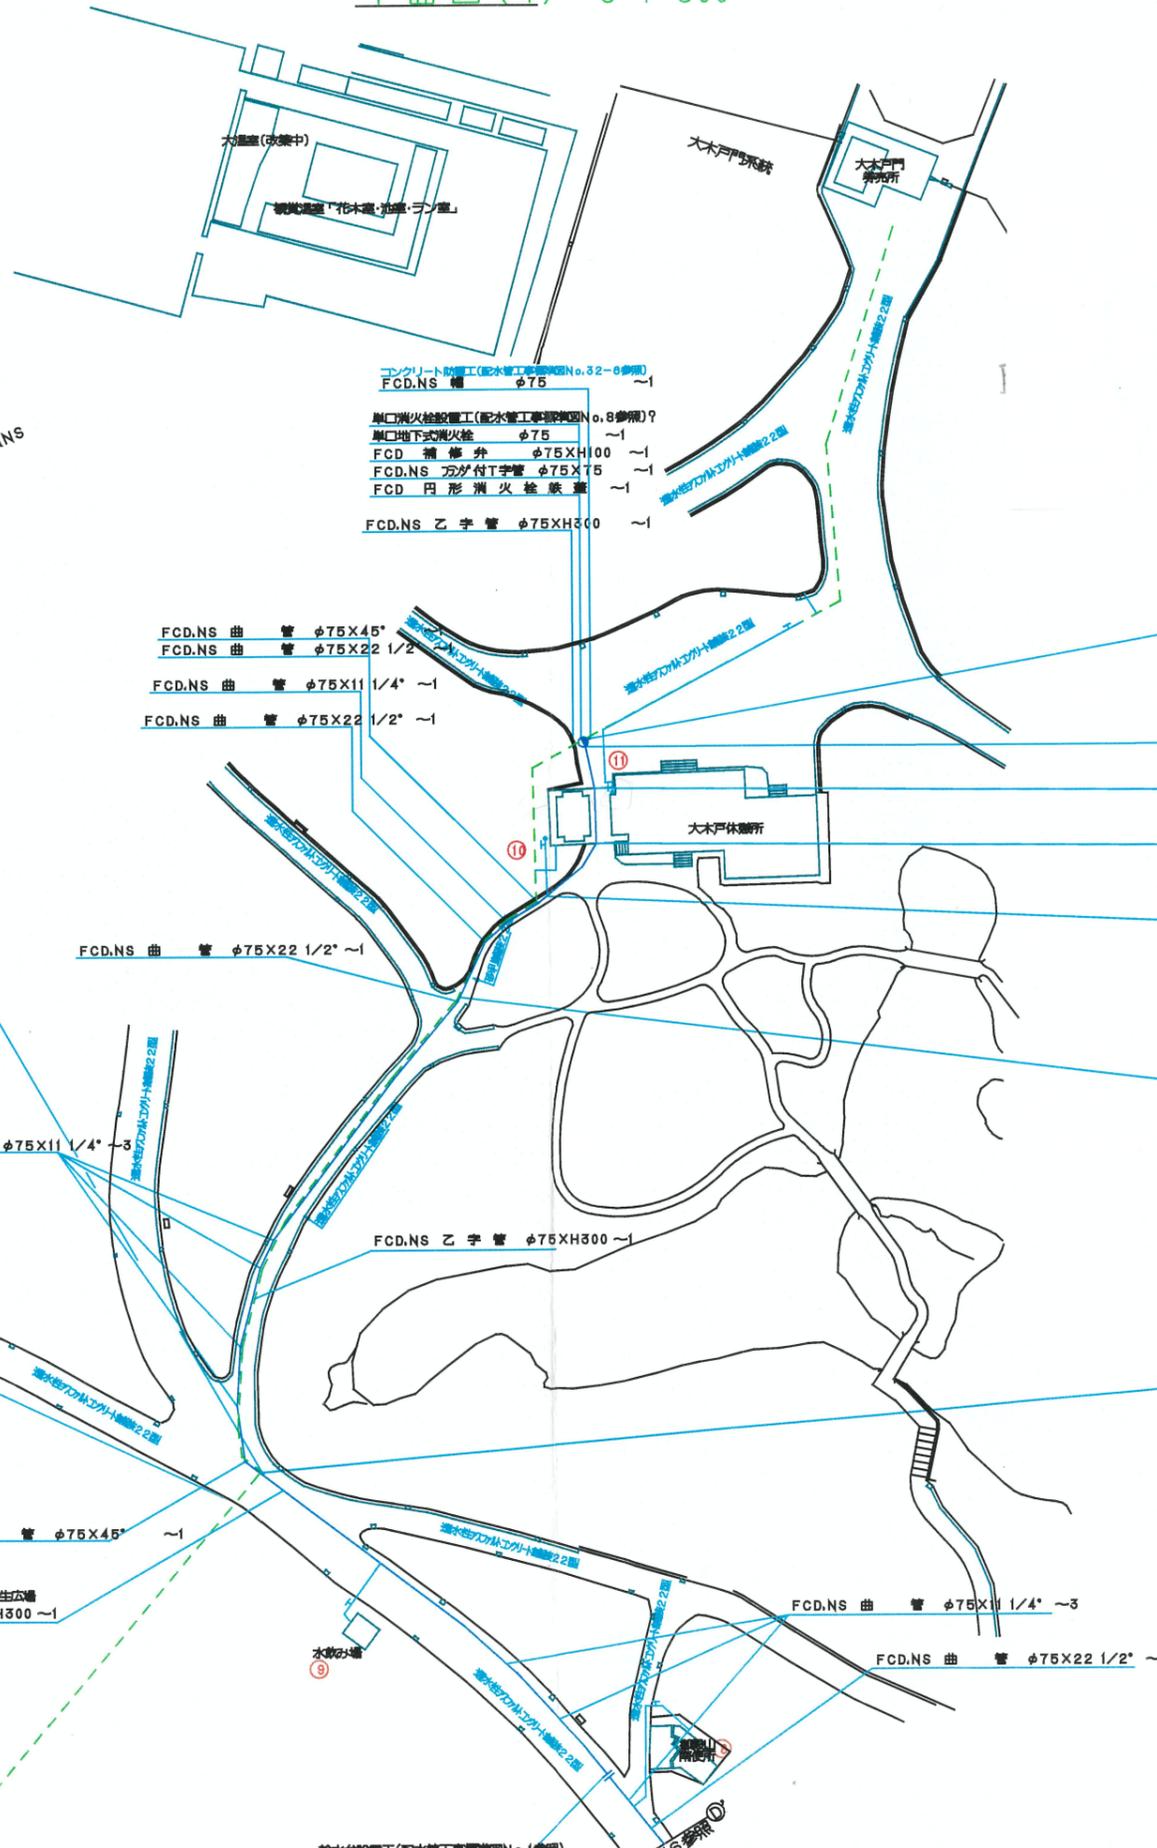


平面図(4) S=1:500

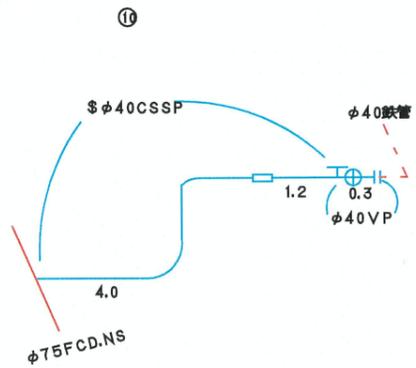

立面図(4)

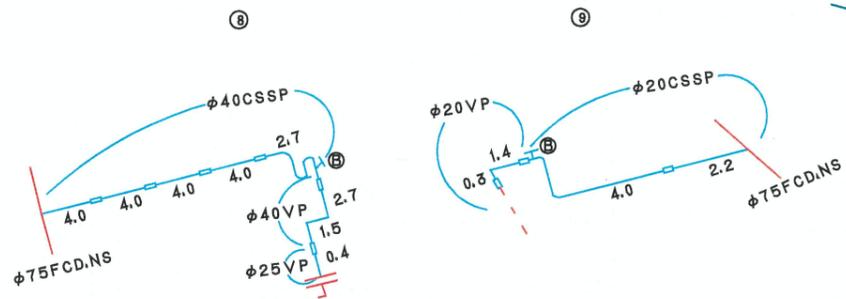

- コンクリート配管工(配水管工事標準図No.32-8参照)
FCD.NS 管 φ75 ~1
- 庫口消火栓設備工(配水管工事標準図No.8参照)?
庫口地下式消火栓 φ75 ~1
- FCD 補修弁 φ75XH100 ~1
- FCD.NS 万が付T字管 φ75X75 ~1
- FCD 円形消火栓装置 ~1
- FCD.NS 乙字管 φ75XH300 ~1

- FCD.NS 曲管 φ75X45° ~1
- FCD.NS 曲管 φ75X22 1/2 ~1
- FCD.NS 曲管 φ75X11 1/4° ~1
- FCD.NS 曲管 φ75X22 1/2° ~1

（備考）消火栓口径
B=0.80, H=0.80, DP=0.80
⑨⑩⑪⑫

砂利層	10.2
平地面	8.0
消火栓口径	3.5

完成図

工事名	新宿御苑給水管路整備工事		
図面名	平面図(4)		
着手年月日	平成 22年 10月 15日		
完成年月日	平成 23年 3月 11日		
縮尺	1:500	図面番号	5/6
施工会社名	世紀東急工業 株式会社		
事業所名	環境省自然環境局 新宿御苑管理事務所		

- 給水設備工(配水管工事標準図No.1参照)
ソフトシル仕切弁 NS形 φ75 ~1
- ねじ式弁ユウ3号(給水弁) ~1